



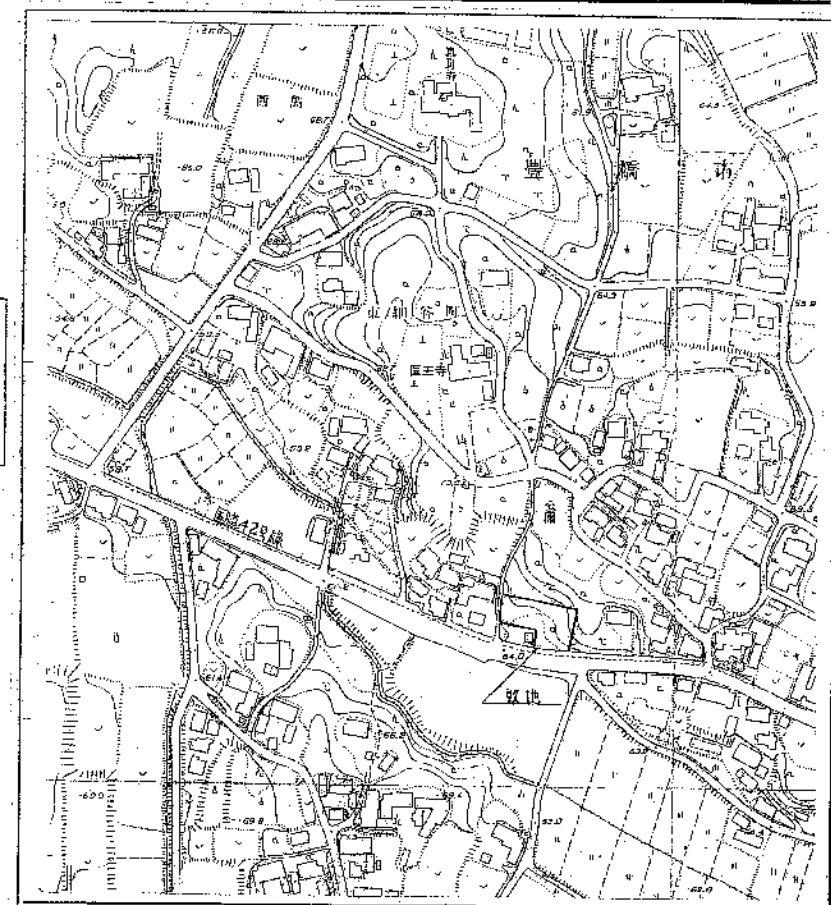


案内図 S=1/5000

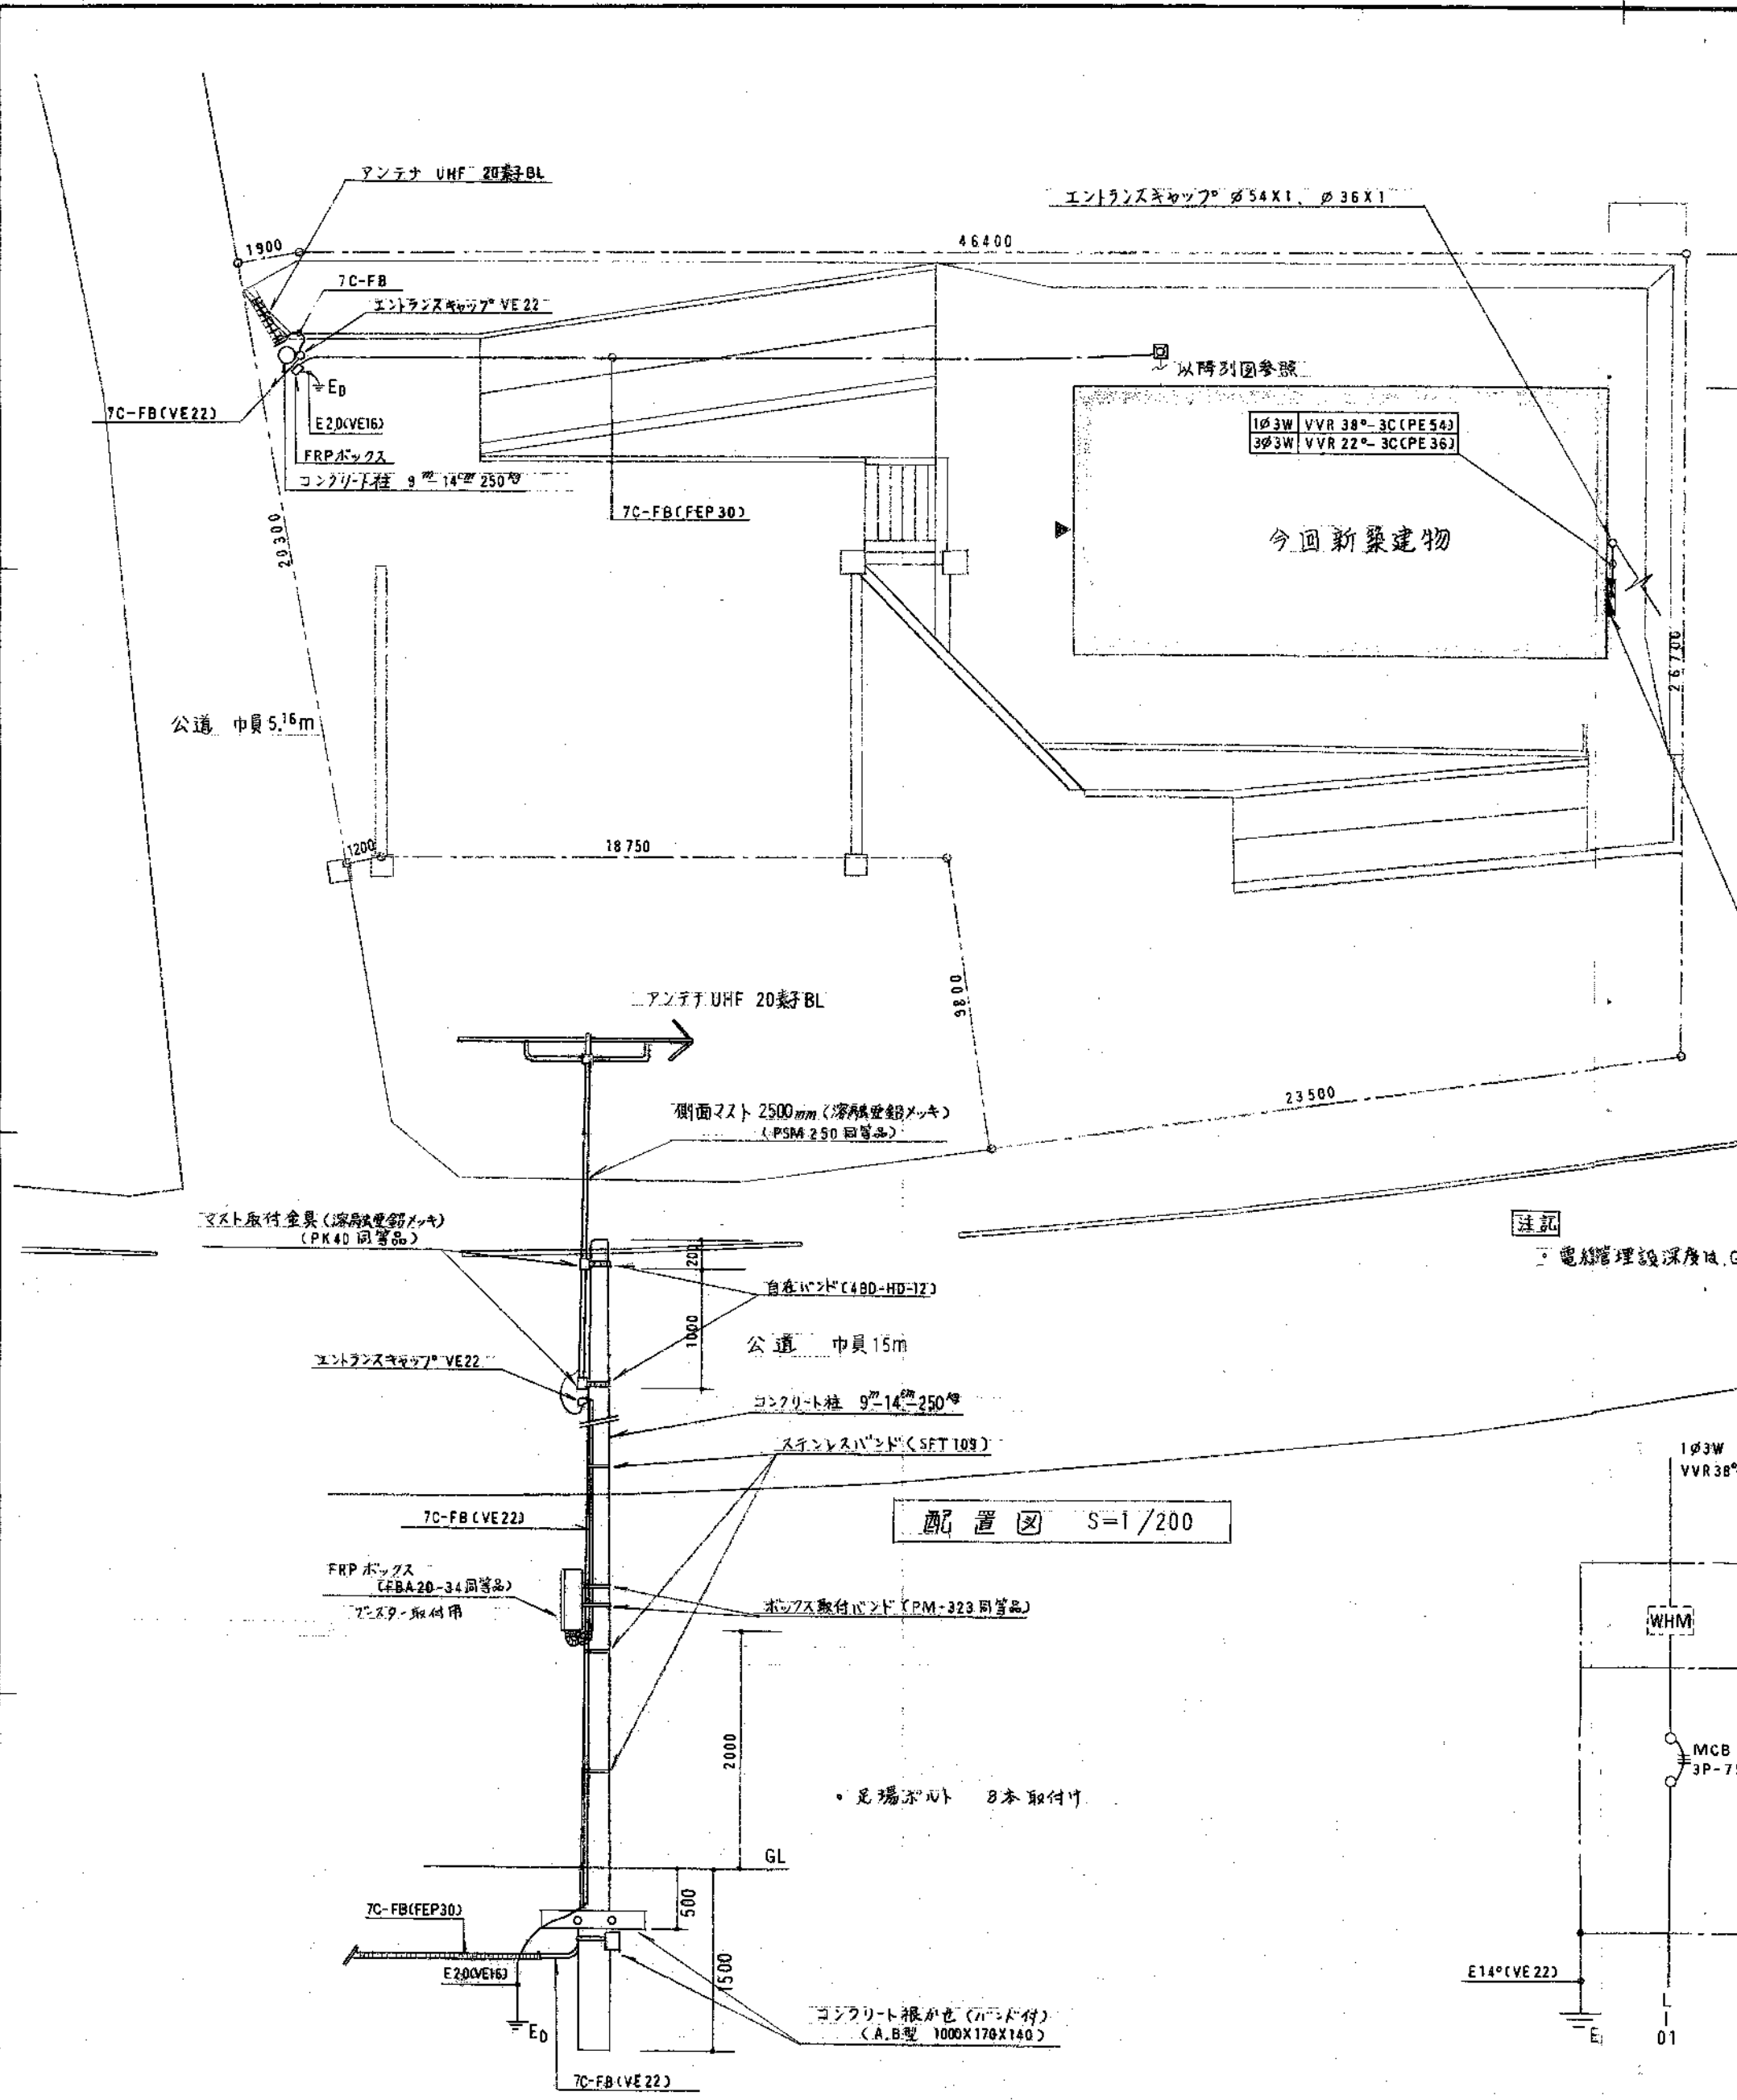


注記
電線管理設備深度は、GL-600以上とする。

配置図 S=1/200

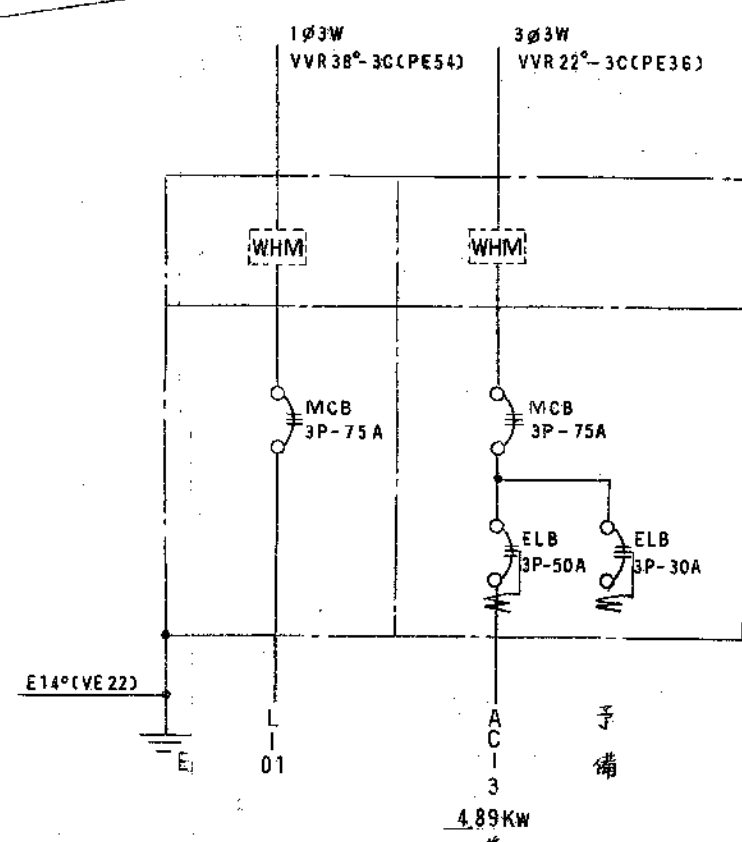


LP-0 引込分電盤図 SUS-WS

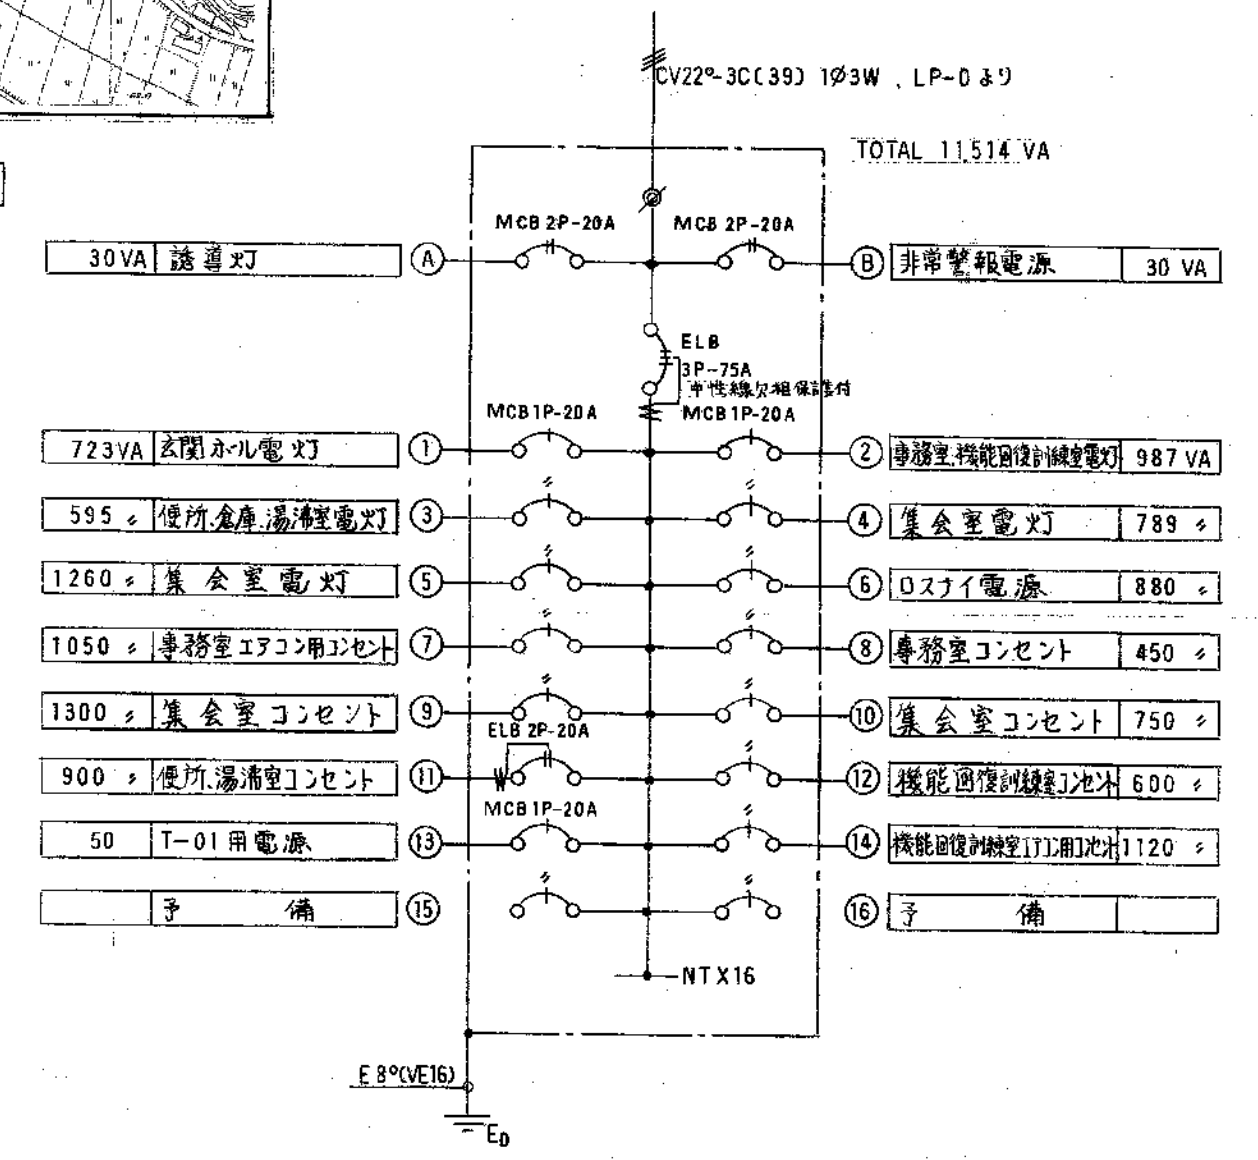

L-01 分電盤図 埋込

東細谷老人憩の家(仮称)建設に伴う電気工事				
平成 9 年 10 月	図面名称	案内図、配置図、分電盤図		
3	1			
縮尺	課長技監	課長補佐	係長	設計
S=1/200, 1/5000				
豊橋市建築部建築課				

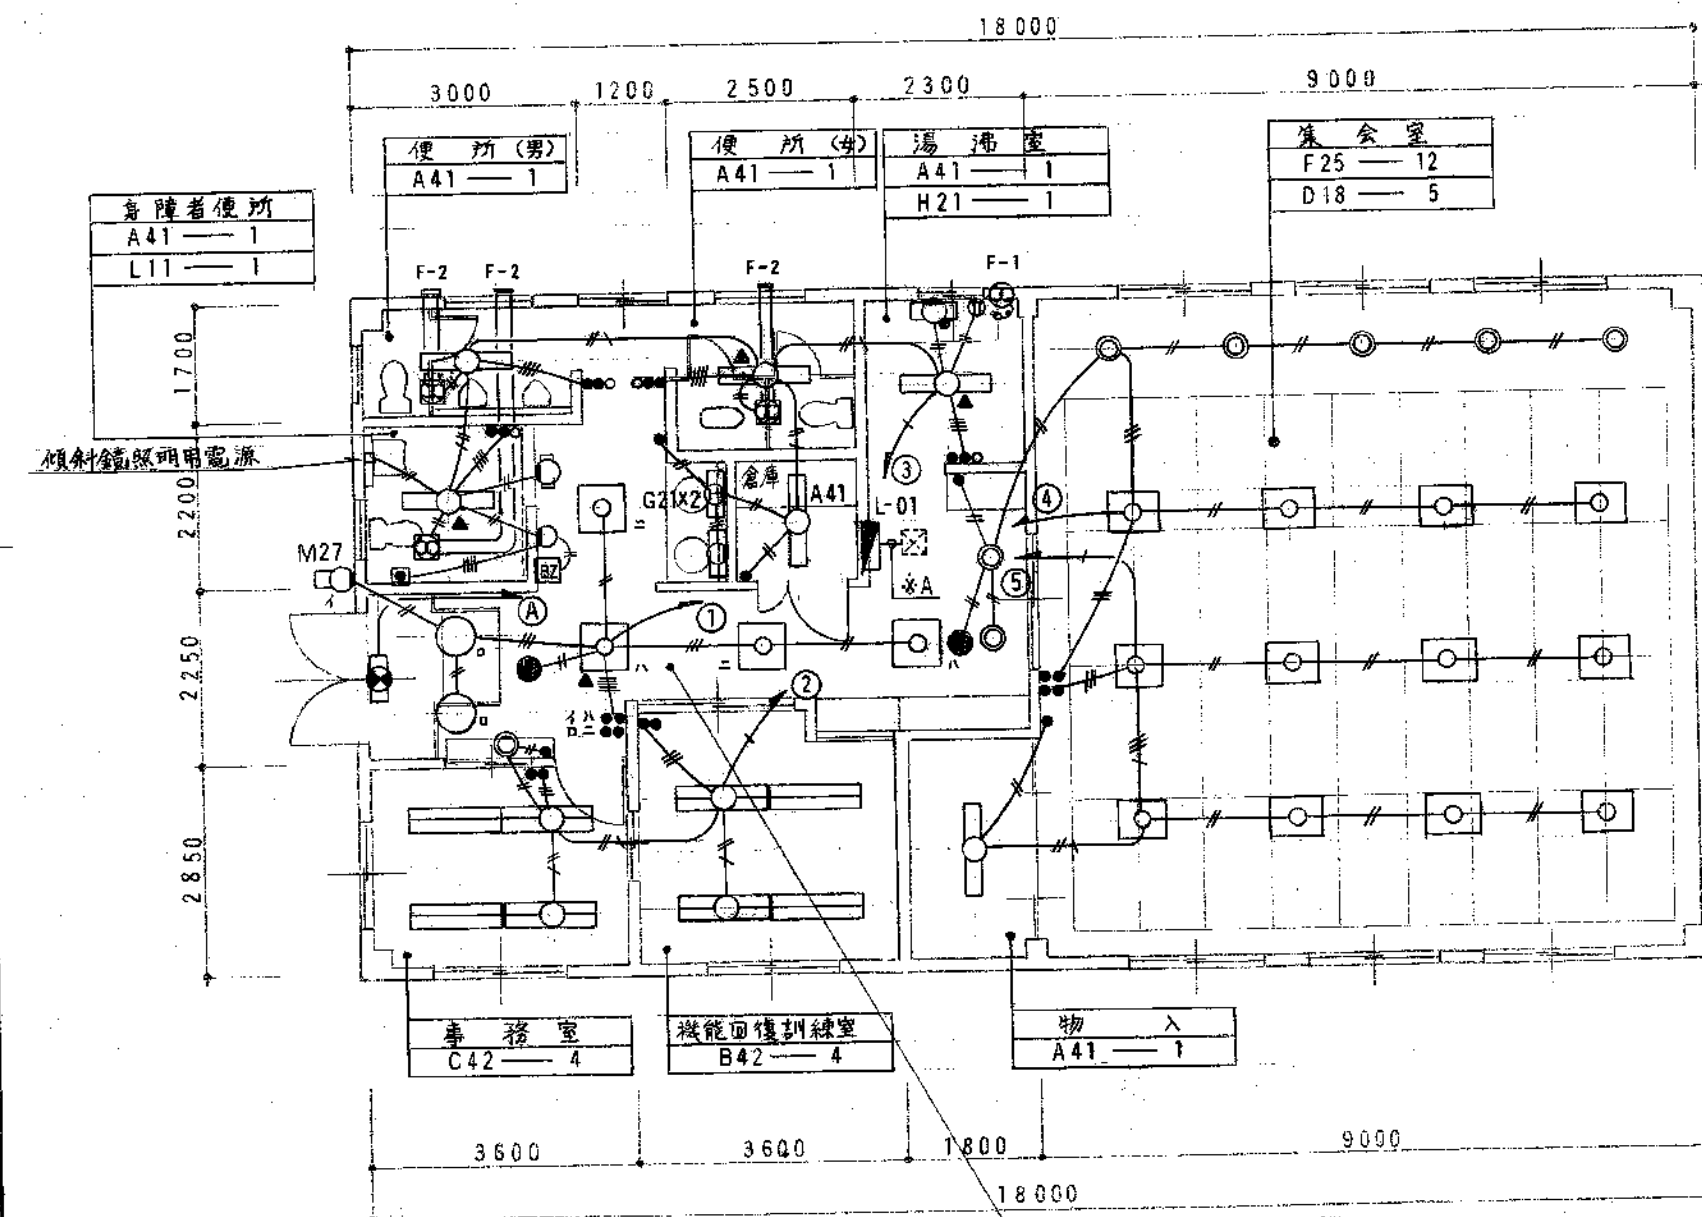

換気扇仕様	
F-1	φ200 電動格子付 ウェザーカバー-SUS (防虫網SUS共)
F-2	φ180 グラウト換気扇 低騒音 変速SUSフード共 (換気外VUφ150)


玄関・ホール・廊下	
I24	4
J432	2
E18	3
K13b	2
N21b	1

※A

2.0x2 (PF16)	④
2.0x6, E20 (PF22)	① ② ③
2.0x4, E1.6 (PF22)	④ ⑤
— (PF22) 予備	

身障者便所呼出設備	
□	呼出用押釦
○	大型表示灯
■	音量調整アザー

電灯設備平面図 S=1/100

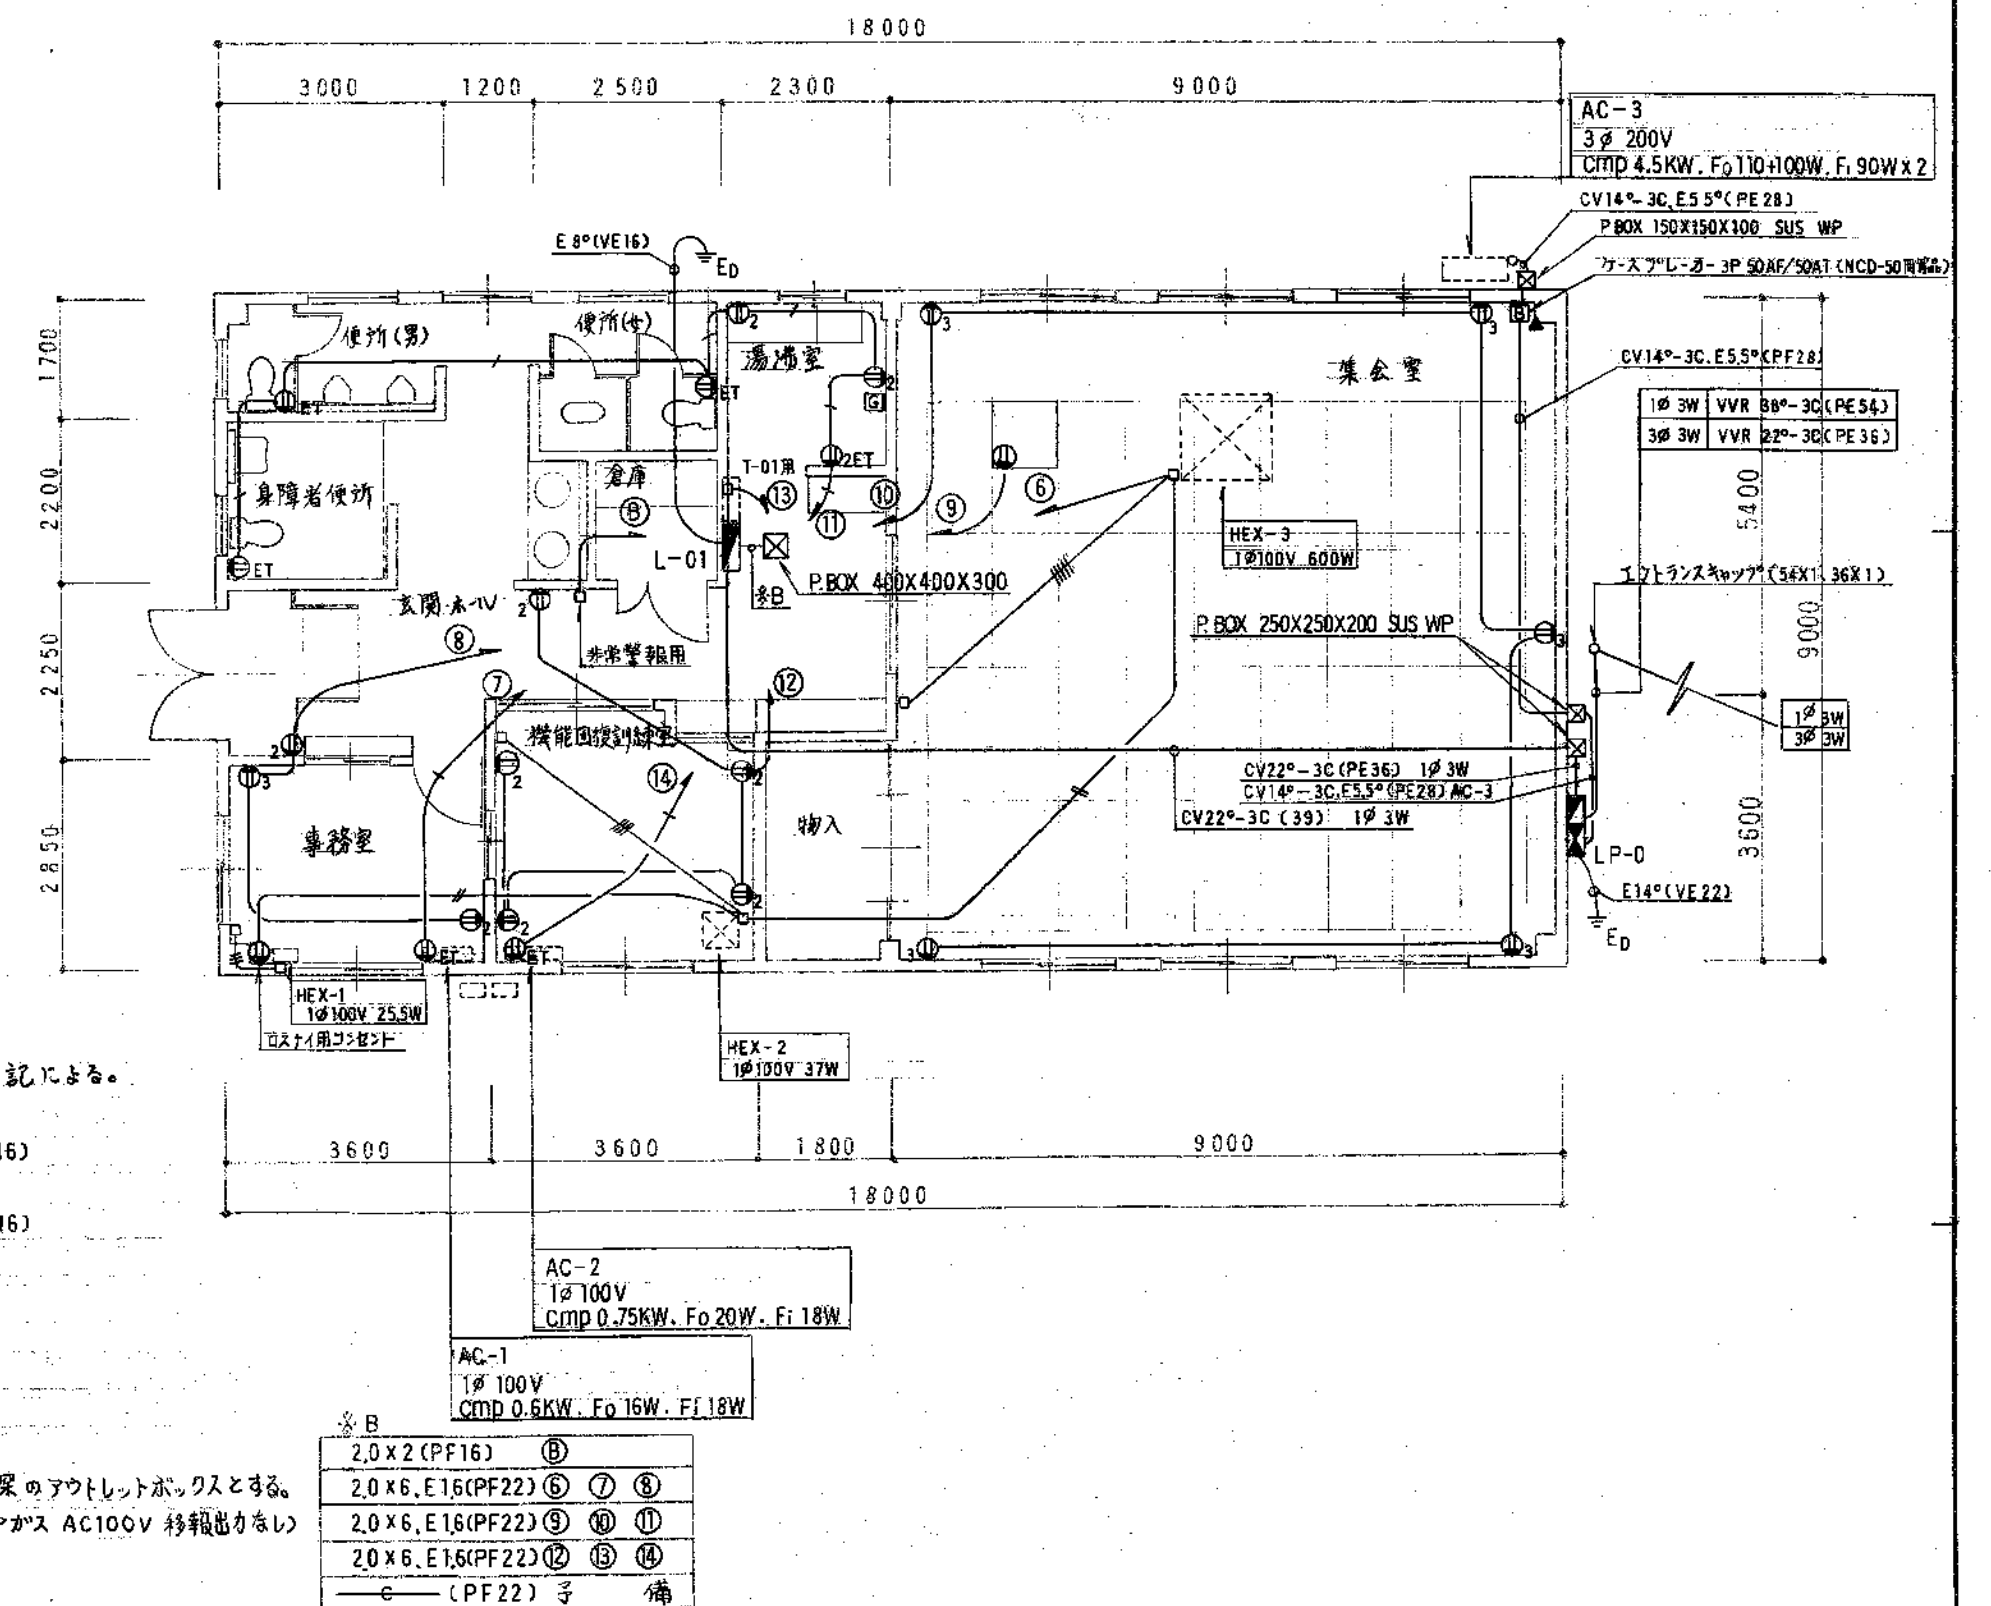

注記
・特記なし配線は下記による。

- 2.0x2 (PF16)
- 2.0x2, 1.6 (PF16)
- 1.6x2 (PF16)
- 1.6x2, E6 (PF16)
- 1.6x3 (PF16)
- 1.6x4 (PF16)
- 1.6x5 (PF16)
- 1.6x6 (PF16)


▲印のボックスは、1角深のアウトレットボックスとする。
□：ガス漏れ警報 (LPガス AC100V 移転出力なし)

動力コンセント設備平面図 S=1/100

A41	FL40W-1 FSS4-401	B42	FL40W-2 埋込下面開放 FRS2-402	C42	FL40W-2 埋込ルーバー マルチコンダト15	D18	FDL18W DL 木製枠、電球色	E18	FDL18W1L FRS11-181	F25	FL20W-5 直付、木製ルーバー 反射板：ホワイト	G21	FL20W-1 アクリルグローブ (乳白) ホワイト仕上
H21	FL20W-1 プラスチックカバー (ホワイト) プルスイッチ付	I24	FL20W-4 埋込ルーバー マルチコンダト 30	J432	FCL40W+32W 埋込 アクリルカバー (乳白) 本体 (ホワイト)、枠 (ホワイト)	K13b	ハロゲン電球 4.8V 13W 反射板 (アルミ) K1-IRS4-J13	L11	FL10W-1 埋込型 消火器用 (使用中) 夫	M27	FDL27W ガラスグローブ (乳白) 本体、ガード：アルミダイオキス (ホワイト)	N21b	FL20W-1 B内蔵、避難口 SH1-FSF10-201

照明器具配置図



東細谷老人憩の家(仮称)建設に伴う電気工事				
平成 9 年 10 月	図面 名称	電灯設備工事、動力コンセント設備工事		
3 ——— 2	照明器具配置図			
縮 尺	課 長 技 監	課長補佐	係 長	設 計
S = 1/100				
豊橋市建築部建築課				

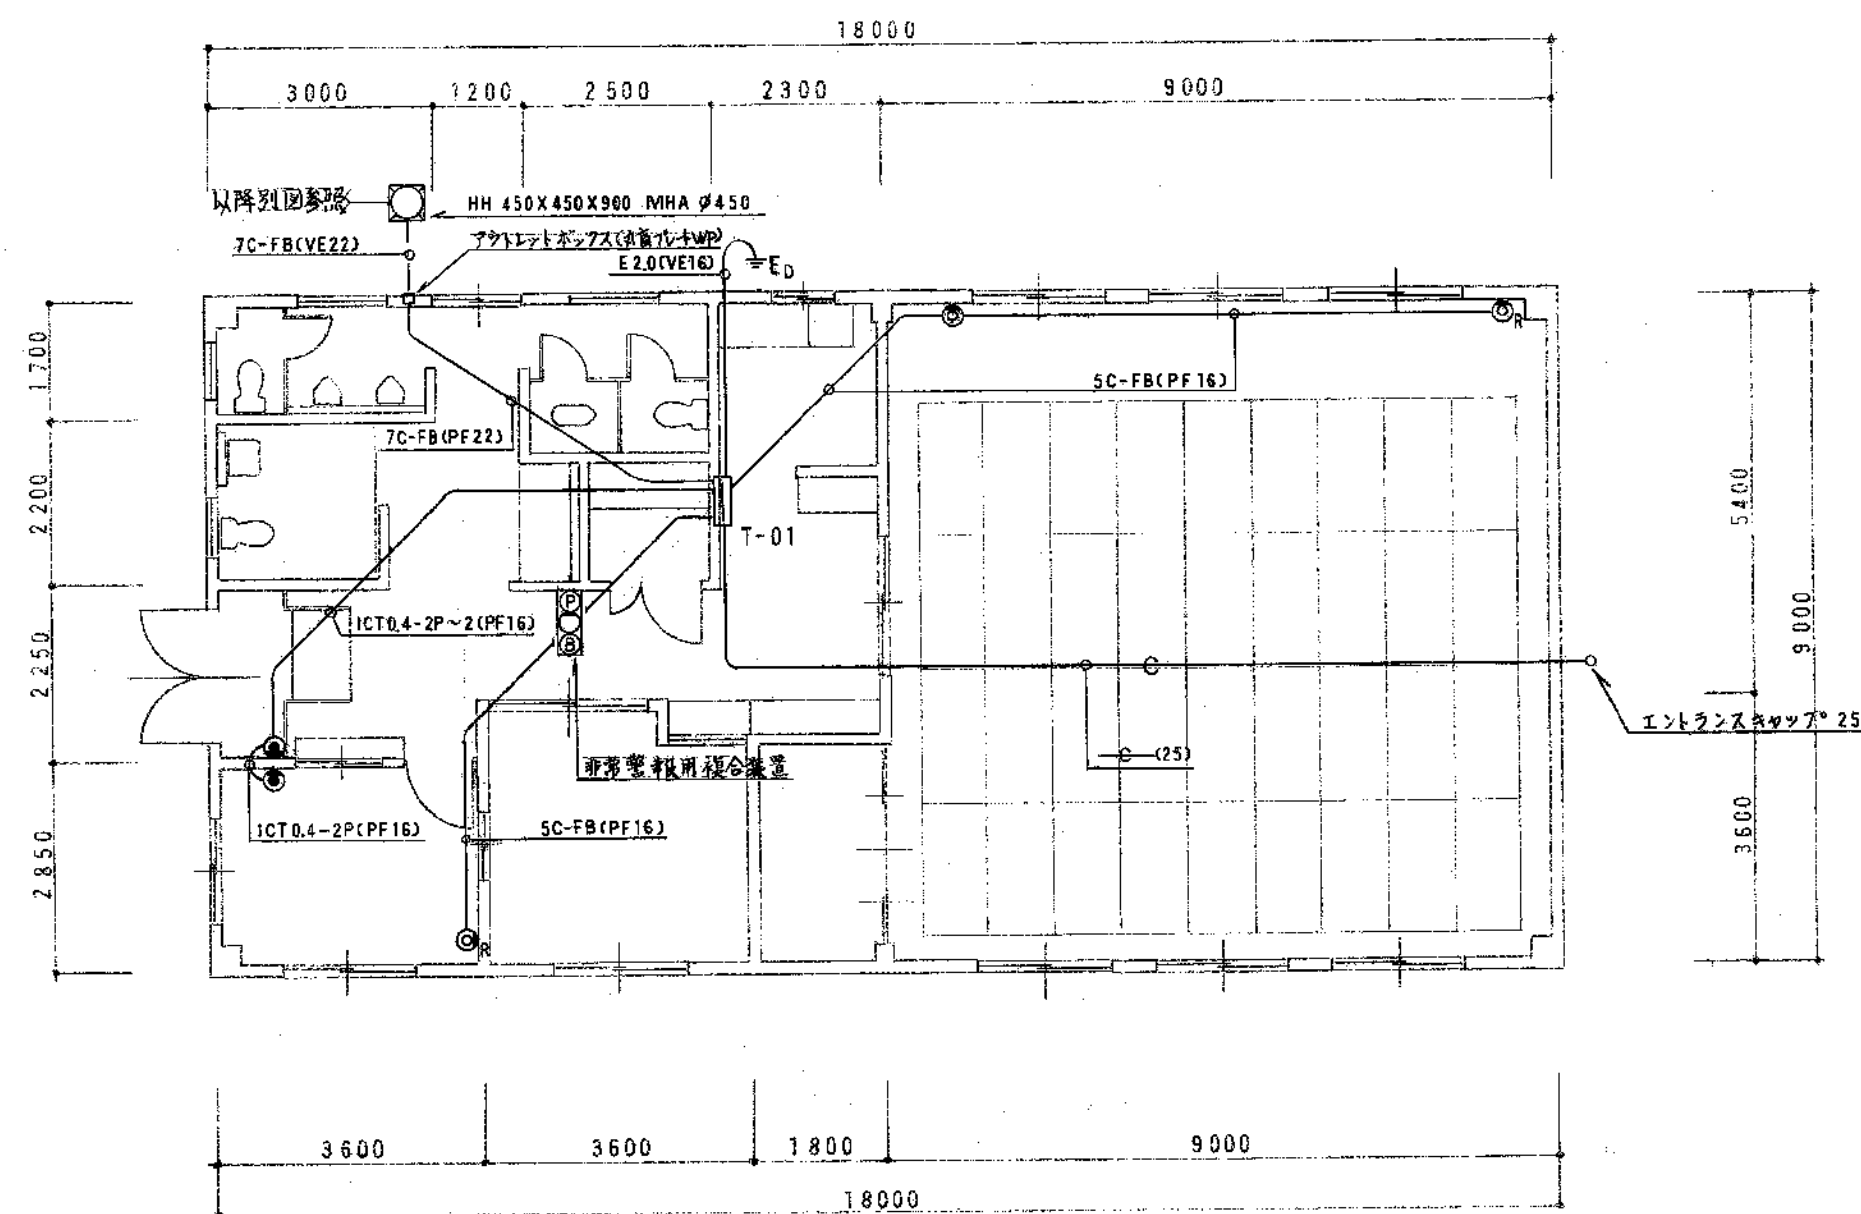

凡例

1. ● : モジュラージャック (プレート共)

弱電設備平面図 S=1/100

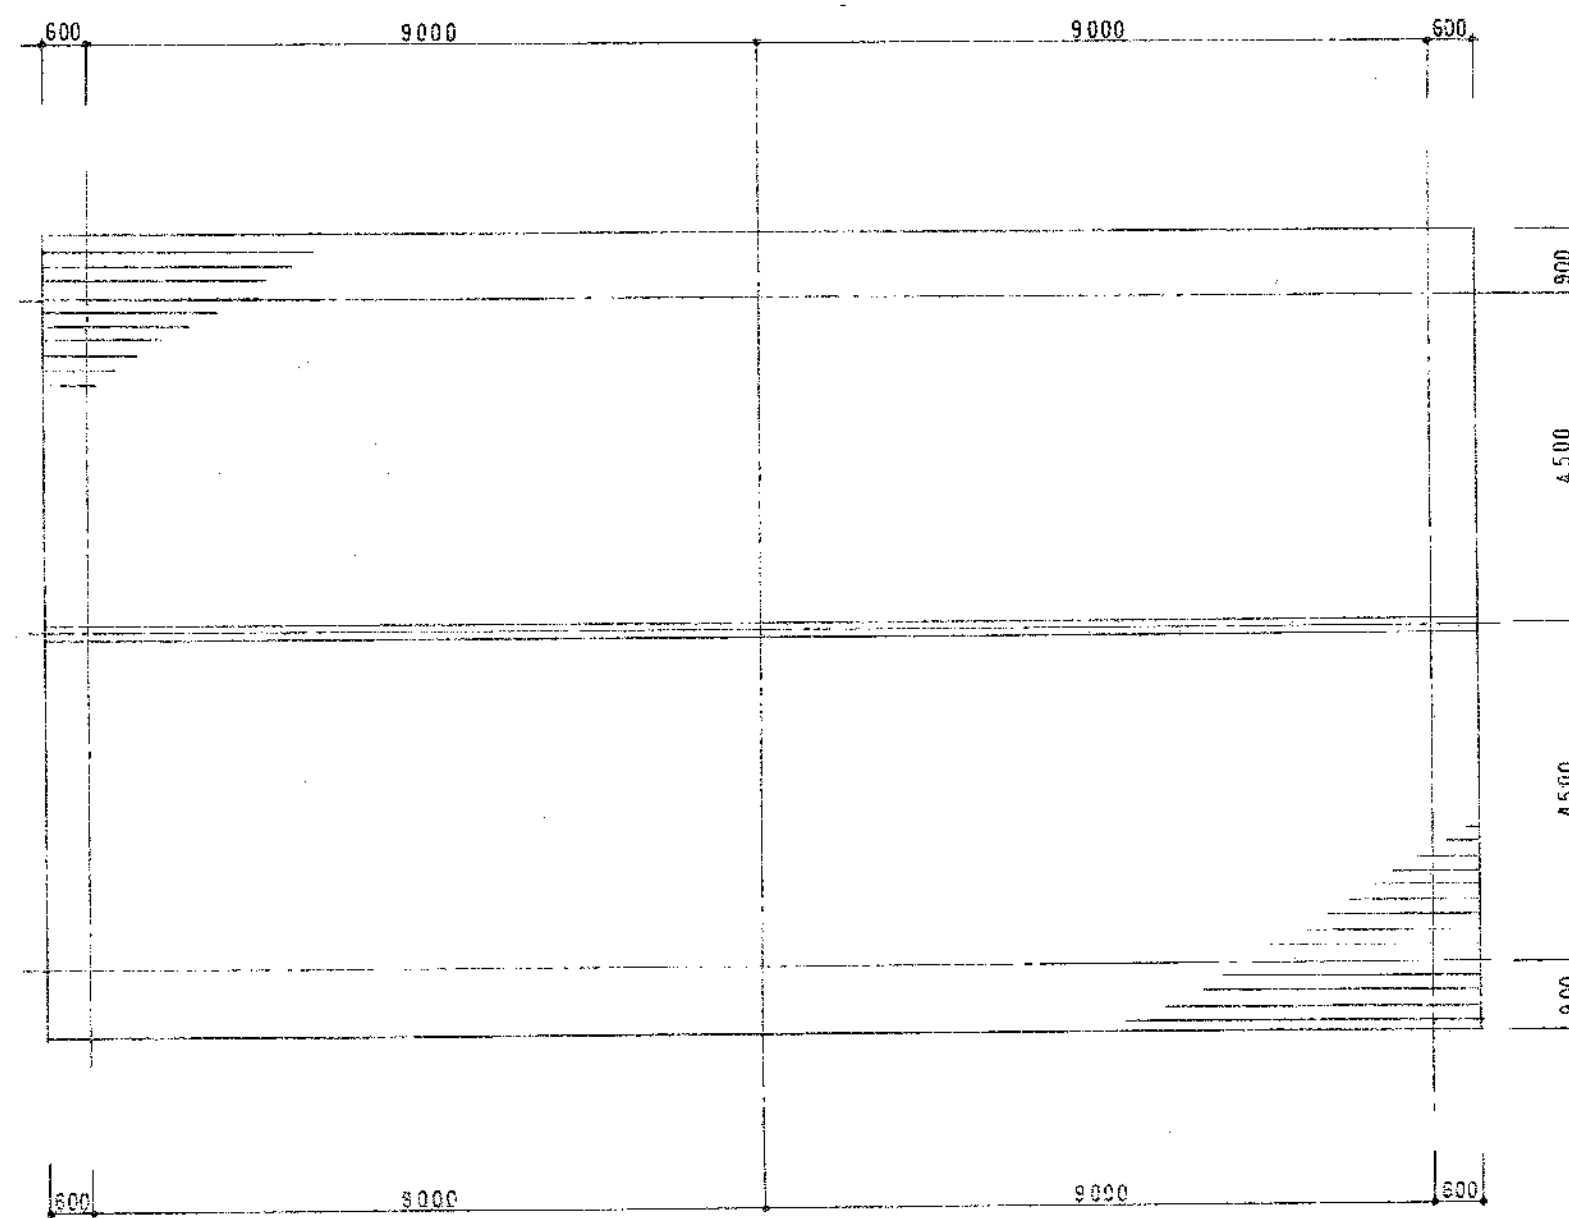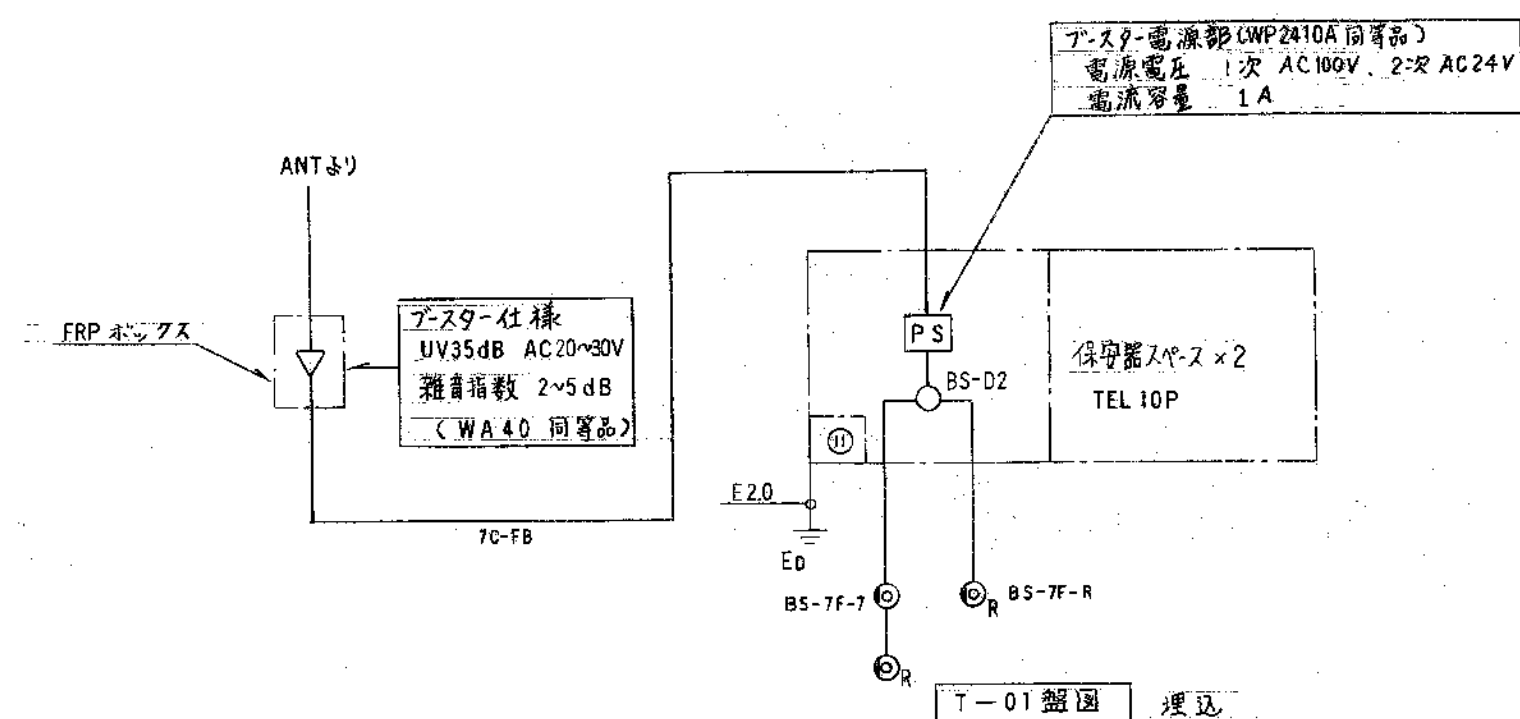

屋根伏図 S=1/100

東細谷老入總の家(仮称)建設に伴う電気工事

平成 9 年 10 月 3 日 3 日 国 地名 弱電設備平面図、屋根伏図

縮 尺 課 長 技 監 課長補佐 係 長 設 計

S=1/100

豊橋市建築部建築課